


<p>WYKAZ DOKUMENTACJI</p> <p>1. Inwentaryzacja Drzonowo 5 2. Człopa-Olszka Miastki 3. Drzonowo 94 4. GEODEZA UPRAWILOSNIONA 5. Inżynieria 6. Inżynieria</p>		<p>1. Inwentaryzacja Drzonowo 5 2. Człopa-Olszka Miastki 3. Drzonowo 94 4. GEODEZA UPRAWILOSNIONA 5. Inżynieria 6. Inżynieria</p>
<p>Skala 1:1000 Układ współrzędnych: 1965 Pozycja odniesienia wysokości: Hronszel 96 Cecha cennikowa: 352.421.043</p>	<p>1. Inwentaryzacja Drzonowo 5 2. Człopa-Olszka Miastki 3. Drzonowo 94 4. GEODEZA UPRAWILOSNIONA 5. Inżynieria 6. Inżynieria</p>	<p>1. Inwentaryzacja Drzonowo 5 2. Człopa-Olszka Miastki 3. Drzonowo 94 4. GEODEZA UPRAWILOSNIONA 5. Inżynieria 6. Inżynieria</p>
<p>1. Inwentaryzacja Drzonowo 5 2. Człopa-Olszka Miastki 3. Drzonowo 94 4. GEODEZA UPRAWILOSNIONA 5. Inżynieria 6. Inżynieria</p>	<p>1. Inwentaryzacja Drzonowo 5 2. Człopa-Olszka Miastki 3. Drzonowo 94 4. GEODEZA UPRAWILOSNIONA 5. Inżynieria 6. Inżynieria</p>	<p>1. Inwentaryzacja Drzonowo 5 2. Człopa-Olszka Miastki 3. Drzonowo 94 4. GEODEZA UPRAWILOSNIONA 5. Inżynieria 6. Inżynieria</p>

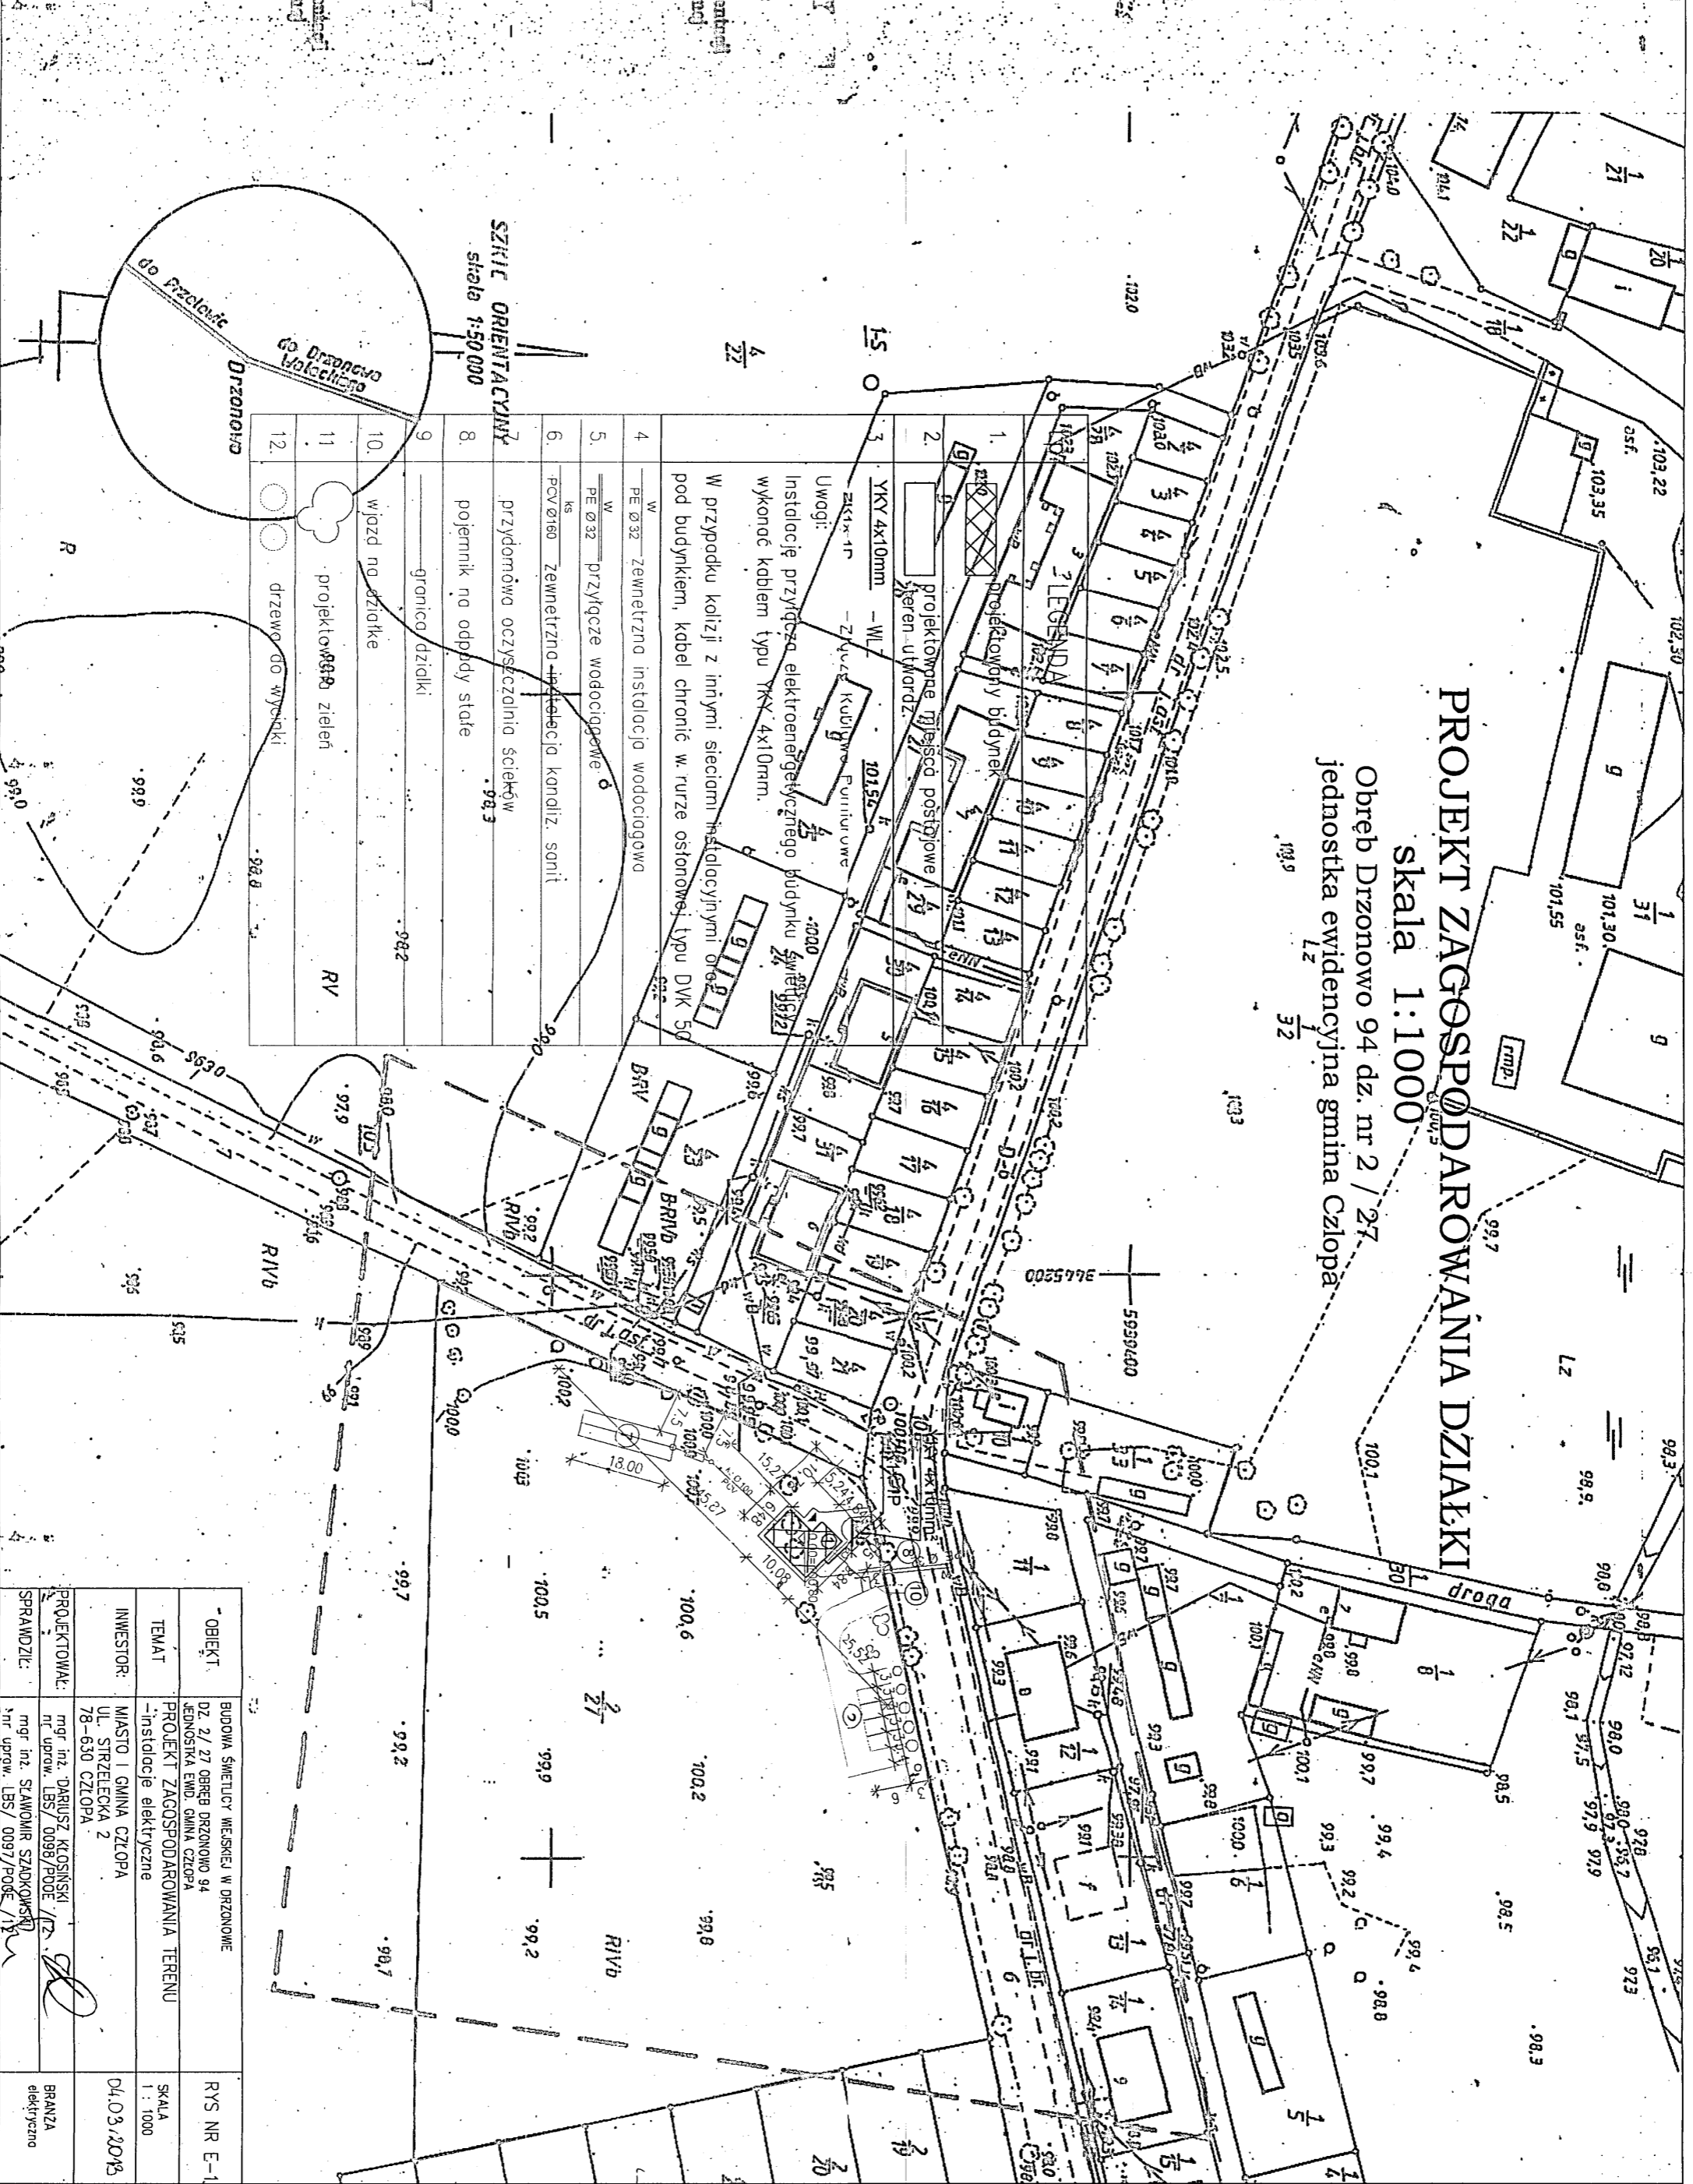

OBIEKT:	BUDOWA ŚWIETLOC W ODRZONOWIE	RYS NR E-1
TEMAT:	PROJEKT ZAGOSPODAROWANIA TERENU	SKALA 1:1000
INWESTOR:	MIASTO I GMINA CZŁOPA	04.03.2015
PROJEKTOWAŁ:	mgr inż. DARIUSZ KŁOSIŃSKI	BRANŻA elektryczna
SPRAWDZIŁ:	mgr inż. STANISŁAW SZAROKOŚC	